



图名	首层改造电气平面图
比例	1:150
日期	
设计	许瑞宾
审核	陈琪伟
项目	许瑞宾

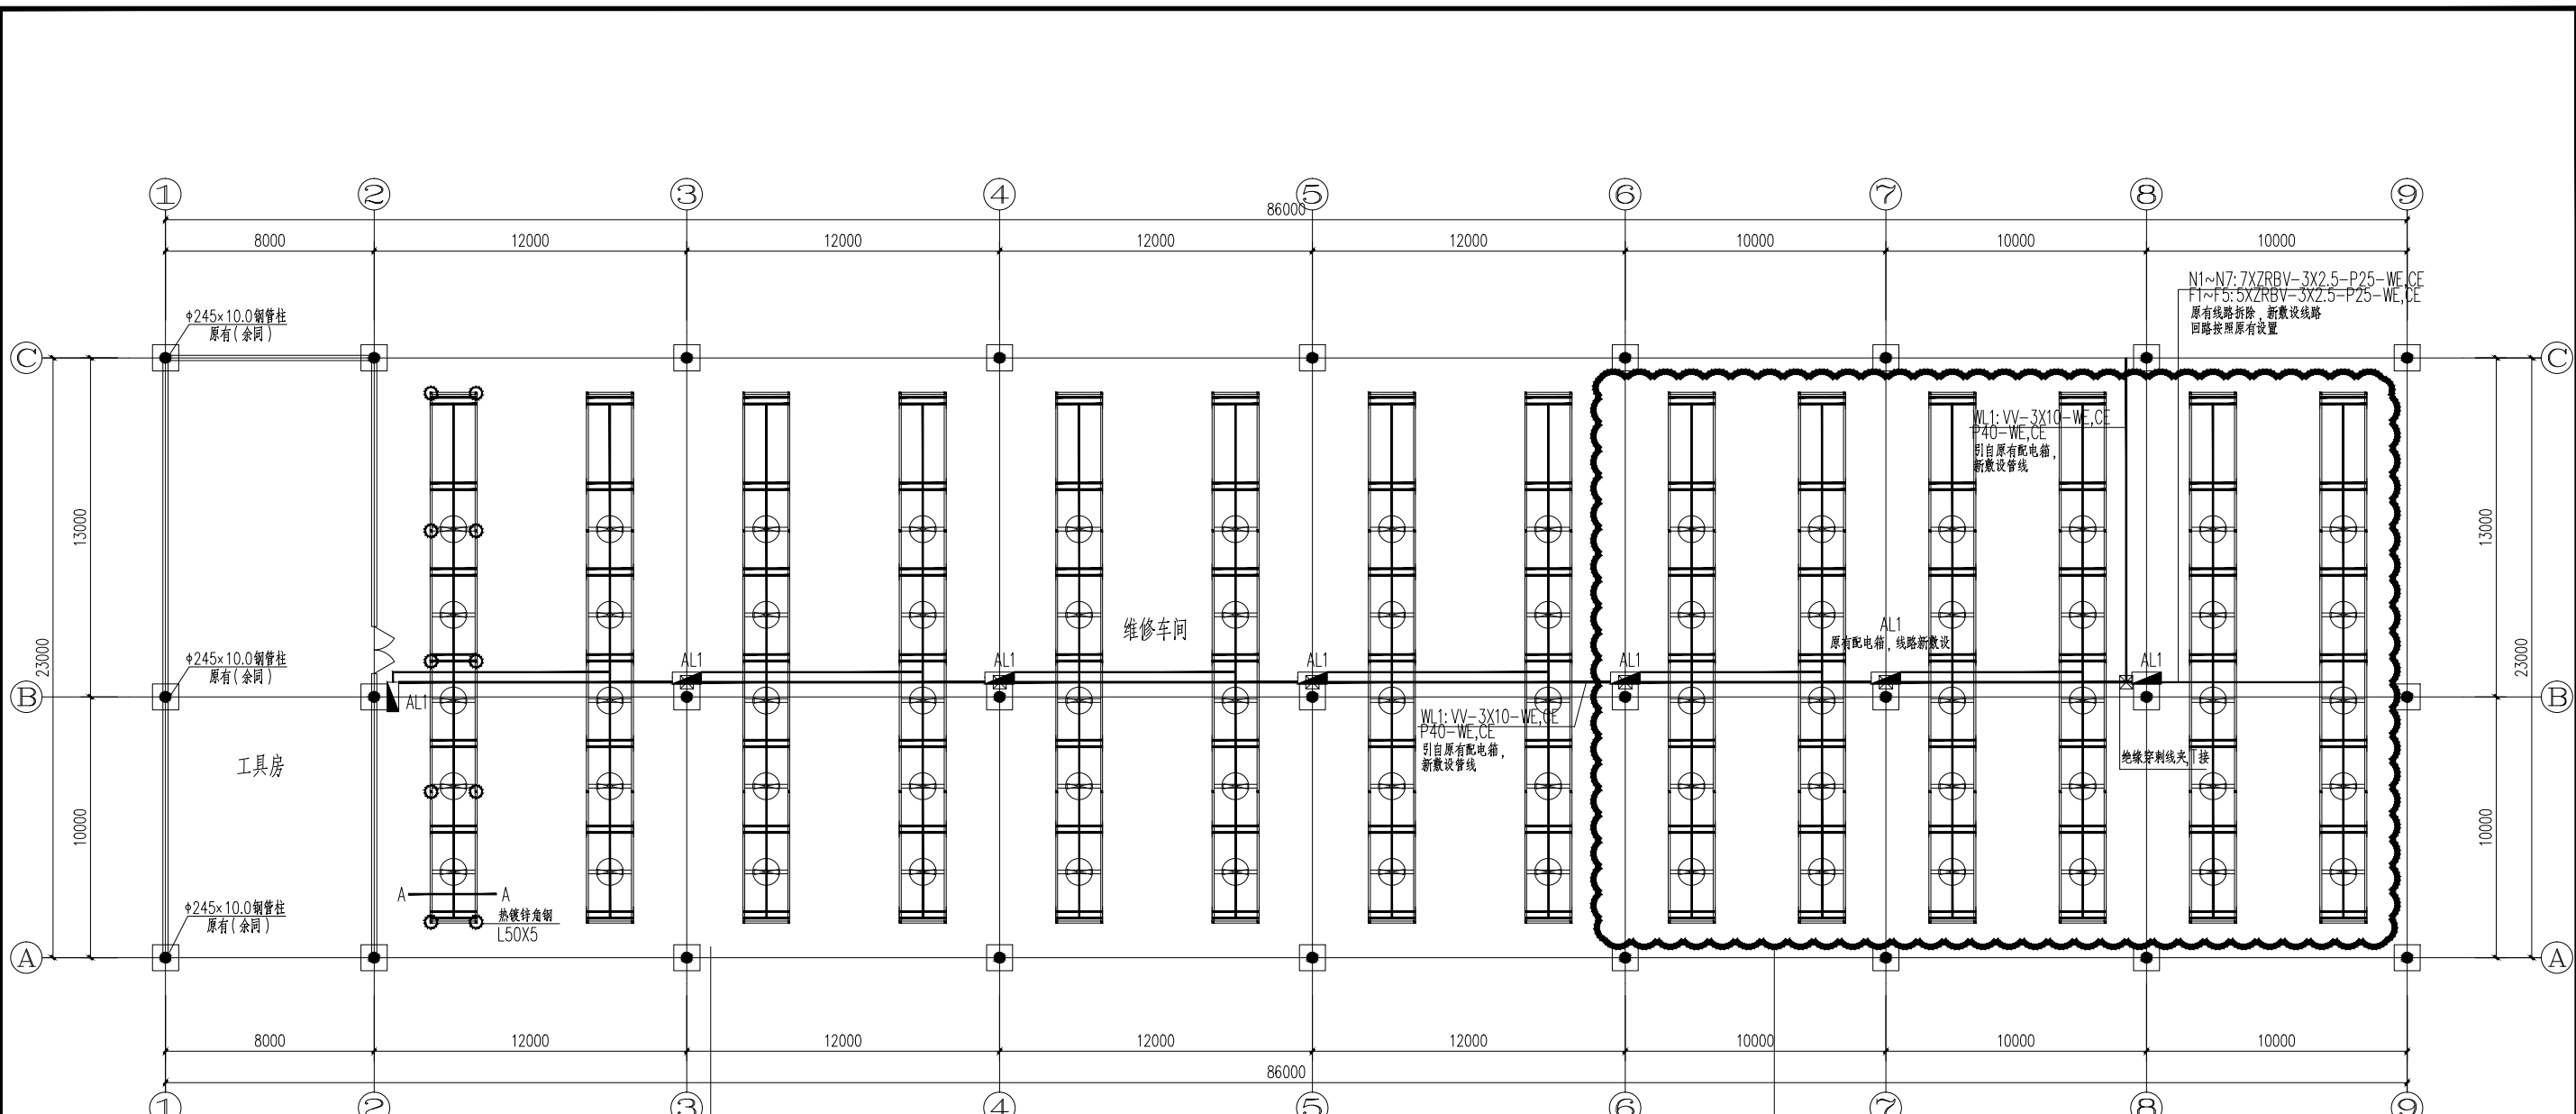

首层改造电气平面图 1:150

云线外电气改造说明:  
 1. 灯具新设LED光源, 采用2X28W LED灯具。  
 2. 总线路新设管槽, 规格及线路详见上图标注。  
 3. 灯具及风扇线路新设, 规格及线路详见上图标注。  
 4. 配电箱为新设。  
 5. 总进线加配电箱处, 采用绝缘穿刺线夹T接。

云线内电气改造说明:  
 1. 灯具替换LED光源, 采用2X28W LED灯具。  
 2. 总线路另行敷设管槽, 规格及线路详见上图标注。  
 3. 灯具及风扇线路另行敷设, 规格及线路详见上图标注。  
 4. 配电箱沿用原有回路及空开。  
 5. 总进线加配电箱处, 采用绝缘穿刺线夹T接。

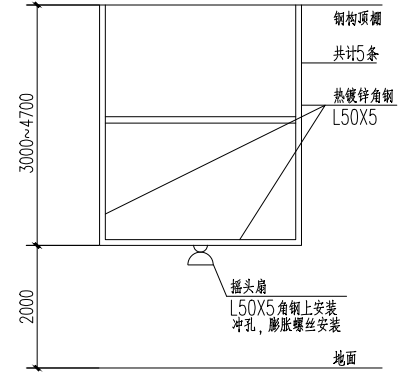

风扇及灯具支架大样图A-A 1:150

广东南海城乡建筑设计有限公司 资质等级: 甲级 证书编号: A144006917				建设单位 广州民航职业技术学院	业务号 2016-05-1
工程名称 更新改造、小型基建及修缮工程				日期 2018-03	图号 D-02
审定 曹杰	项目负责 魏涛	方案设计	内容 维修机库改造工程	图别 施工图	共计 张
审核 陈琪伟	专业负责 魏涛	设计 许瑞宾	内容 电气改造平面图		
项目经理 许瑞宾	校对	设计			

版权所有, 不得复制、套用。 All RIGHT RESERVED. NOT COPIED, REPRODUCED.